


QUADRO DE CARGA - ILUMINAÇÃO								
CIRCUITO	QUANT. PONTO	FASE (S)			POTÊNCIA	CORRENTE	TENSÃO	DISJUNTOR
nº	LUZ	R	S	T	(VA)	(A)	(V)	(A)
L1	03	120			108	0,94	127V	1x10
TOTAIS								
CARGA TOTAL: 120		CORRENTE: 0,31		AMPERES/DEMANDA: 0,85		SISTEMA: TRIFASICO		DISJUNTOR: 3x16

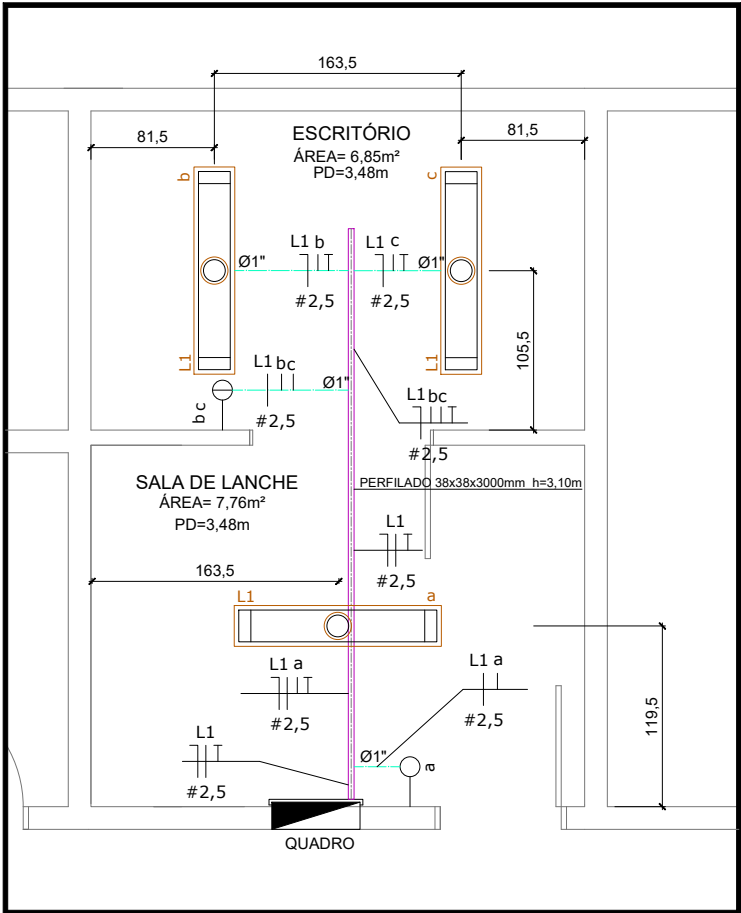

PLANTA BAIXA DE ILUMINAÇÃO
ESCALA 1/50

LEGENDA ELÉTRICA		
FAIÇÃO: - CONDUTOR TERRA - CONDUTOR FASE - CONDUTOR NEUTRO - RETORNO FASE - RETORNO PARALELO (TIPO HOTEL) F- CIRCUITO DE FORÇA E- CIRCUITO DE EMERGÊNCIA		COR DA FAIÇÃO: - FASE - VERMELHO - NEUTRO - AZUL - ATERRAMENTO - VERDE - RETORNO - PRETO - EMERGÊNCIA - AMARELO
TUBULAÇÕES: - ELETRODUTO EMBUTIDO NO TETO OU PAREDE - ELETRODUTO APARENTE FIXADO EM ACIMA DO FORRO - ELETRODUTO APARENTE FIXADO EM PAREDE OU LAJE		TUBULAÇÃO QUE SOBE TUBULAÇÃO QUE DESCE
DIVERSOS		
CAIXA DE PASSAGEM - 150X150 ILUMINAÇÃO CAIXA DE PASSAGEM - 200X200 FORÇA	QUADRO ELÉTRICO	
CANALETA APARENTE -73x25mm Altura indicada		

LEGENDA ELÉTRICA - ILUMINAÇÃO	
SIMBOLOGIA L-1 x 2x16W	- LUMINÁRIA FLUORESCENTE DE SOBREPOR CORPO: CHAPA DE AÇO PINTADA ELETROSTÁTICA PÓ - REFLETOR: FACETADO EM ALUMÍNIO ANODIZADO BRILHANTE DE ALTA REFLETÂNCIA E ALTA PUREZA (99,85%). -TIPO DE LÂMPADA: 2x16 Watts, FLUORESCENTE -REF.: RESMINI LUMINÁRIAS - R 570
L-1 x 2x32W	- LUMINÁRIA FLUORESCENTE DE SOBREPOR CORPO: CHAPA DE AÇO PINTADA ELETROSTÁTICA PÓ - REFLETOR: FACETADO EM ALUMÍNIO ANODIZADO BRILHANTE DE ALTA REFLETÂNCIA E ALTA PUREZA (99,85%). -TIPO DE LÂMPADA: 2x32 Watts, FLUORESCENTE -REF.: RESMINI LUMINÁRIAS - R 570
INTERRUPTORES:	
SIMBOLOGIA	-INTERRUPTOR SIMPLES -10A - 1,20m DO PISO CAIXA 2X4"RETANGULAR
	-INTERRUPTOR DUPLO -10A - 1,20m DO PISO CAIXA 2X4"RETANGULAR
	-INTERRUPTOR TRIPLO -10A - 1,20m DO PISO CAIXA 2X4"RETANGULAR
	-INTERRUPTOR PARALÉLO (TIPO HOTEL) -10A 1,20m DO PISO CAIXA 2X4"RETANGULAR

OBSERVAÇÕES:
1 - CONFERIR MEDIDAS NO LOCAL;

03				
02				
01				
REVISÃO:	DATA:	DESCRIÇÃO DA REVISÃO:	ELABORADO POR:	APROVADO POR:
CÓDIGOS DE EMISSÃO (CE): EP = ESTUDO PRELIMINAR PB = PROJETO BÁSICO PE = PROJETO EXECUTIVO VISA = PROJETO APROVAÇÃO NA VIGILÂNCIA SANITÁRIA EVU = PROJETO DE ESTUDO DE VIABILIDADE URBANA PREF = PROJETO PARA APROVAÇÃO NA PREFEITURA SMAM = PROJETO PARA APROVAÇÃO NA SECRETARIA DO MEIO AMBIENTE				
COORDENADORIA DE ENGENHARIA E MANUTENÇÃO SERVIÇO DE ENGENHARIA PREDIAL E EDIFICAÇÕES				
LOCAL: HCPA		NÚMERO DO PROJETO:	DESENHO: WAGNER	
		EXPEDIENTE ÚNICO:	DATA: 17/06/2025	
RESPONSÁVEIS:			ESCALA: 1/50	
PROJETO:			CE: PE	
PROJETO DE:			PRANCHA: IE	
Concurso Projetista 2025 Elétrico 2025 PLANTA BAIXA - ILUMINAÇÃO				
0102				