


QUADRO DE CARGA - TOMADAS									
CIRCUITO	QUANT. TOMADAS	FASE (S)			POTÊNCIA	CORRENTE	TENSÃO	DISJUNTOR	BITOLA
nº	ELÉTRICA	R	S	T	(VA)	(A)	(V)	(A)	mm2
F1	08	800			800	6,30	127V	1x10	4,0
F2	05		1000		1000	7,87	127V	1x10	4,0
F3	01	1100		1100	2200	10,0	220V	2x 16	4,0
F4	01		500	500	1000	4,54	220V	2x10	4,0
TOTAIS									
CARGA TOTAL: 5000					CORRENTE: 13,14		AMPERES/DEMANDA: 22,72		DISJUNTOR: 3x 16

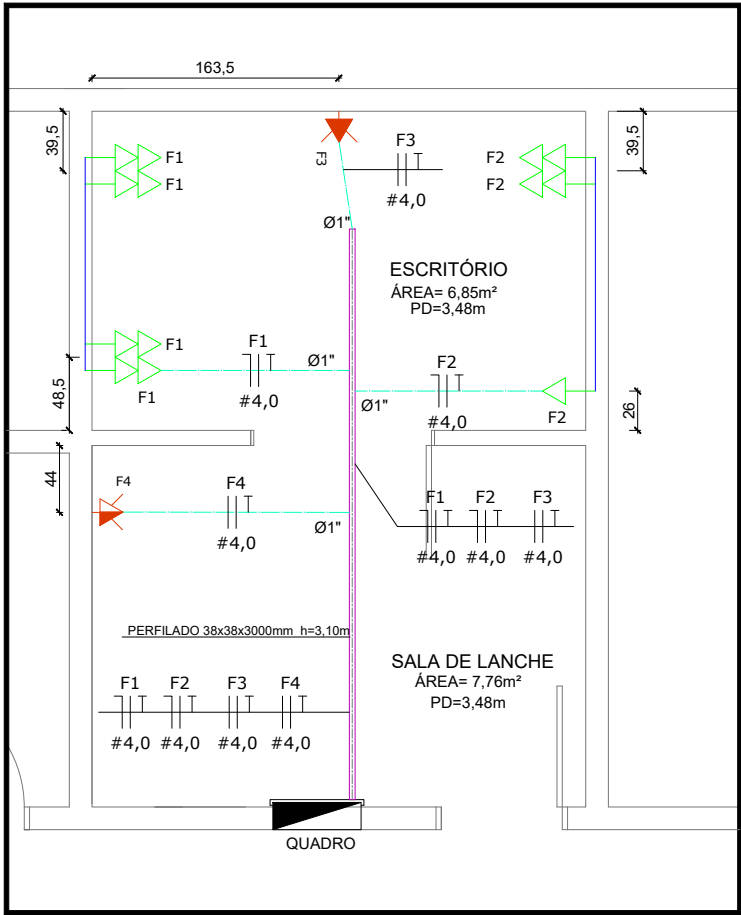

PLANTA BAIXA DE TOMADAS
ESCALA 1/50

LEGENDA ELÉTRICA		
FIAÇÃO:  - CONDUTOR TERRA  - CONDUTOR FASE  - CONDUTOR NEUTRO  - RETORNO FASE  - RETORNO PARALELO (TIPO HOTEL) F F- CIRCUITO DE FORÇA E E- CIRCUITO DE EMERGÊNCIA		TUBULAÇÃO QUE SOBE  TUBULAÇÃO QUE DESCE 
COR DA FIAÇÃO: - FASE - VERMELHO - NEUTRO - AZUL - ATERRAMENTO - VERDE - RETORNO - PRETO - EMERGÊNCIA - AMARELO	TUBULAÇÕES:  ELETRODUTO EMBUTIDO NO TETO OU PAREDE  ELETRODUTO APARENTE FIXADO EM ACIMA DO FORRO  ELETRODUTO APARENTE FIXADO EM PAREDE OU LAJE	
DIVERSOS		
	CAIXA DE PASSAGEM - 150X150 ILUMINAÇÃO CAIXA DE PASSAGEM - 200X200 FORÇA	QUADRO ELÉTRICO 
	CANALETA APARENTE -73x25mm Altura indicada	
	PERFILADO LISO -38X38x3000mm Altura indicada	

LEGENDA ELÉTRICA - FORÇA - TOMADAS		
SIMBOLOGIA		
* TOMADA (2P+T) - 20A - 127V - h= 0,30m do PISO	TOMADAS 127V COM FUNDO BRANCO (MODULO)	
* DUAS TOMADAS (2P+T) - 20A - 127V - h= 0,30m do PISO		
* TOMADA (2P+T) - 20A - 127V - h= 1,20m do PISO, OU INDICADA		
* DUAS TOMADAS (2P+T) -20A - 127V - h= 1,20m do PISO, OU INDICADA		
* TOMADA (2P+T) - 20A- 127V - h= 1,90m do PISO.		
* DUAS TOMADA (2P+T) - 20A - 127V - h= 1,90m do PISO.		
SIMBOLOGIA		
* TOMADA (2P+T) - 20A - 220V - h= 0,30m do PISO	TOMADA 220V COM FUNDO VERMELHO (MODULO)	
* DUAS TOMADAS (2P+T) - 20A - 220V - h= 0,30m do PISO		
* TOMADA (2P+T) - 20A - 220V - h= 1,20m do PISO, OU INDICADA		
* DUAS TOMADAS (2P+T) -20A - 220V - h= 1,20m do PISO, OU INDICADA.		
* TOMADA (2P+T) - 20A- 220V - h= 1,90m do PISO, OU INDICADA.		
* DUAS TOMADA (2P+T) - 20A - 220V- h= 1,90m do PISO, OU INDICADA.		

OBSERVAÇÕES:
1 - CONFERIR MEDIDAS NO LOCAL;

03				
02				
01				
REVISÃO:	DATA:	DESCRIÇÃO DA REVISÃO:	ELABORADO POR:	APROVADO POR:

CÓDIGOS DE EMISSÃO (CE): EP = ESTUDO PRELIMINAR PB = PROJETO BÁSICO PE = PROJETO EXECUTIVO VISA = PROJETO APROVAÇÃO NA VIGILÂNCIA SANITÁRIA EVU = PROJETO DE ESTUDO DE VIABILIDADE URBANA PREF = PROJETO PARA APROVAÇÃO NA PREFEITURA SMAM = PROJETO PARA APROVAÇÃO NA SECRETARIA DO MEIO AMBIENTE				
COORDENADORIA DE ENGENHARIA E MANUTENÇÃO SERVIÇO DE ENGENHARIA PREDIAL E EDIFICAÇÕES				

LOCAL: HCPA	NÚMERO DO PROJETO:	DESENHO: WAGNER
	EXPEDIENTE ÚNICO:	DATA: 17/06/2025
RESPONSÁVEIS:		ESCALA: 1/50
PROJETO:		CE: PE
PROJETO DE:		PRANCHA: IE 02 02



Concurso Projetista 2025
Elétrico 2025
PLANTA BAIXA - TOMADAS